

平面図



(分流式)

縮尺 1:100

N

見本

A3のコピー用紙で作成

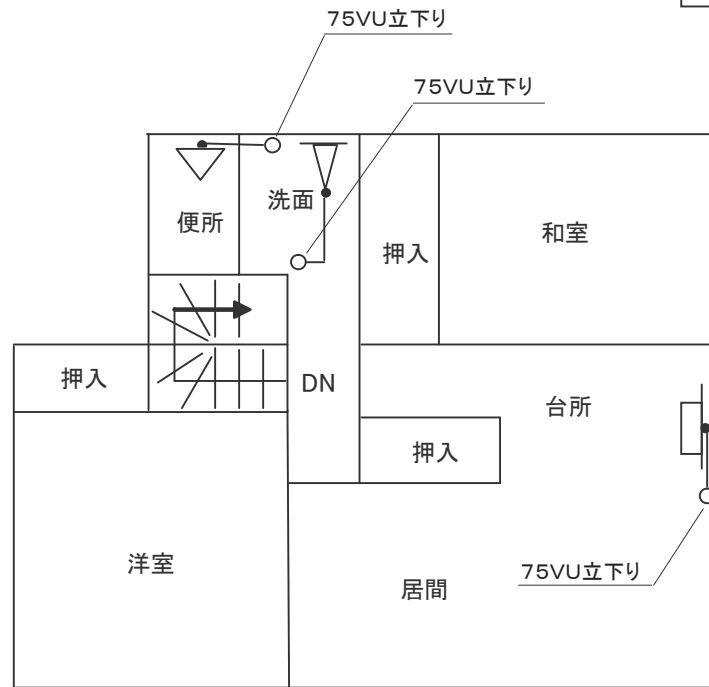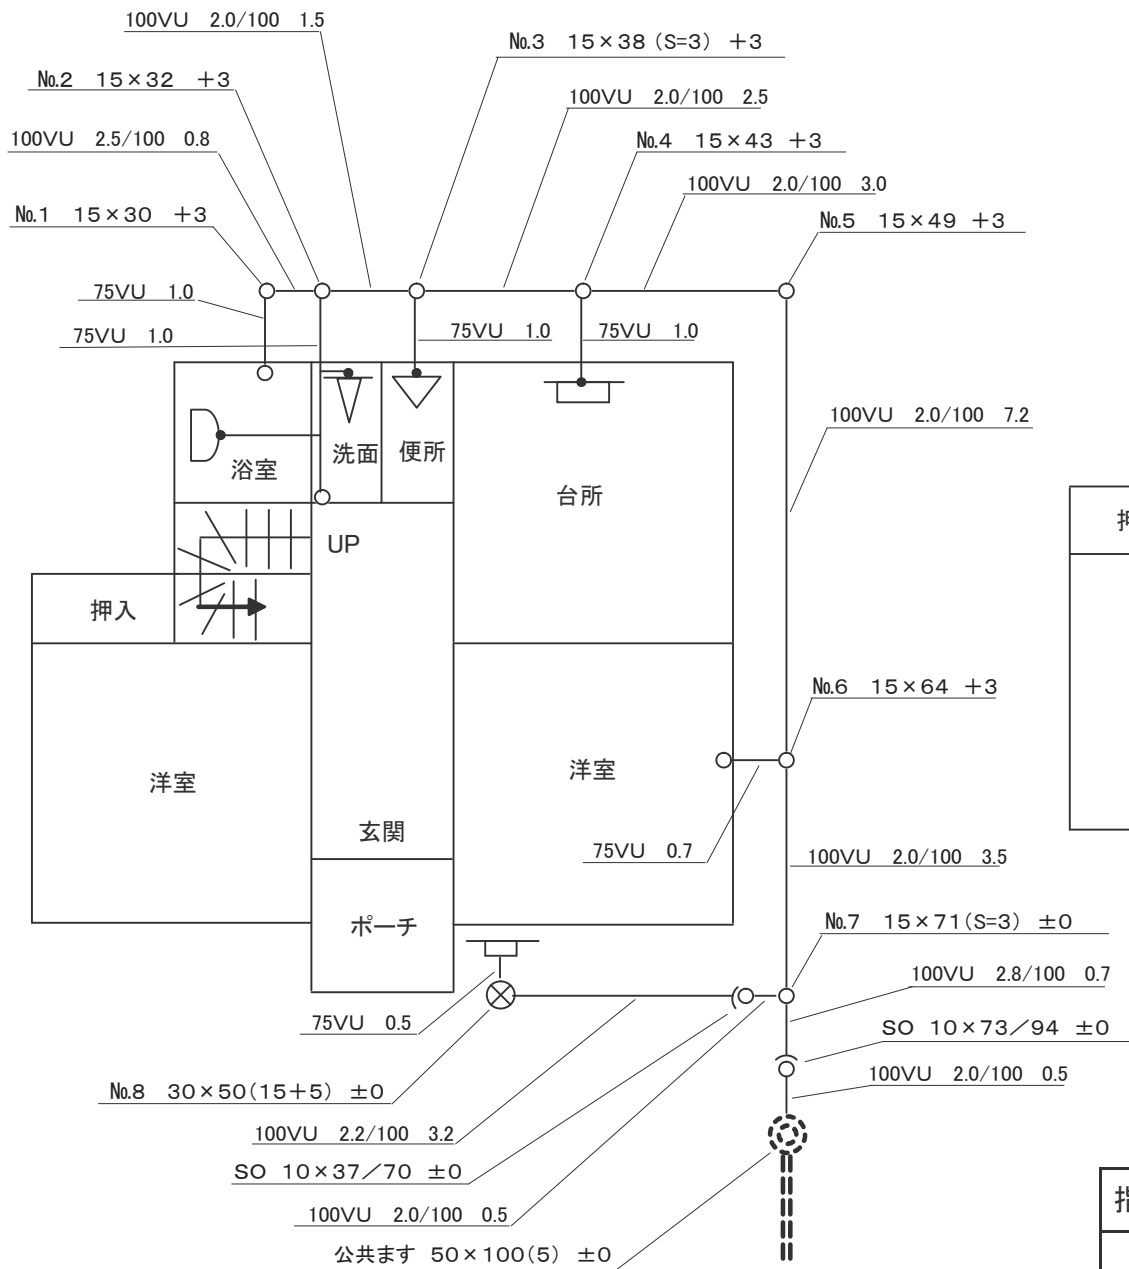

2階

※ 印は、社印または代表者のみでも良い

指定工事店名	福生設備(株) 印				
代表者	印	技術者	印	配管工	印